


PLANIMETRIA GENERALE  
scala 1:200

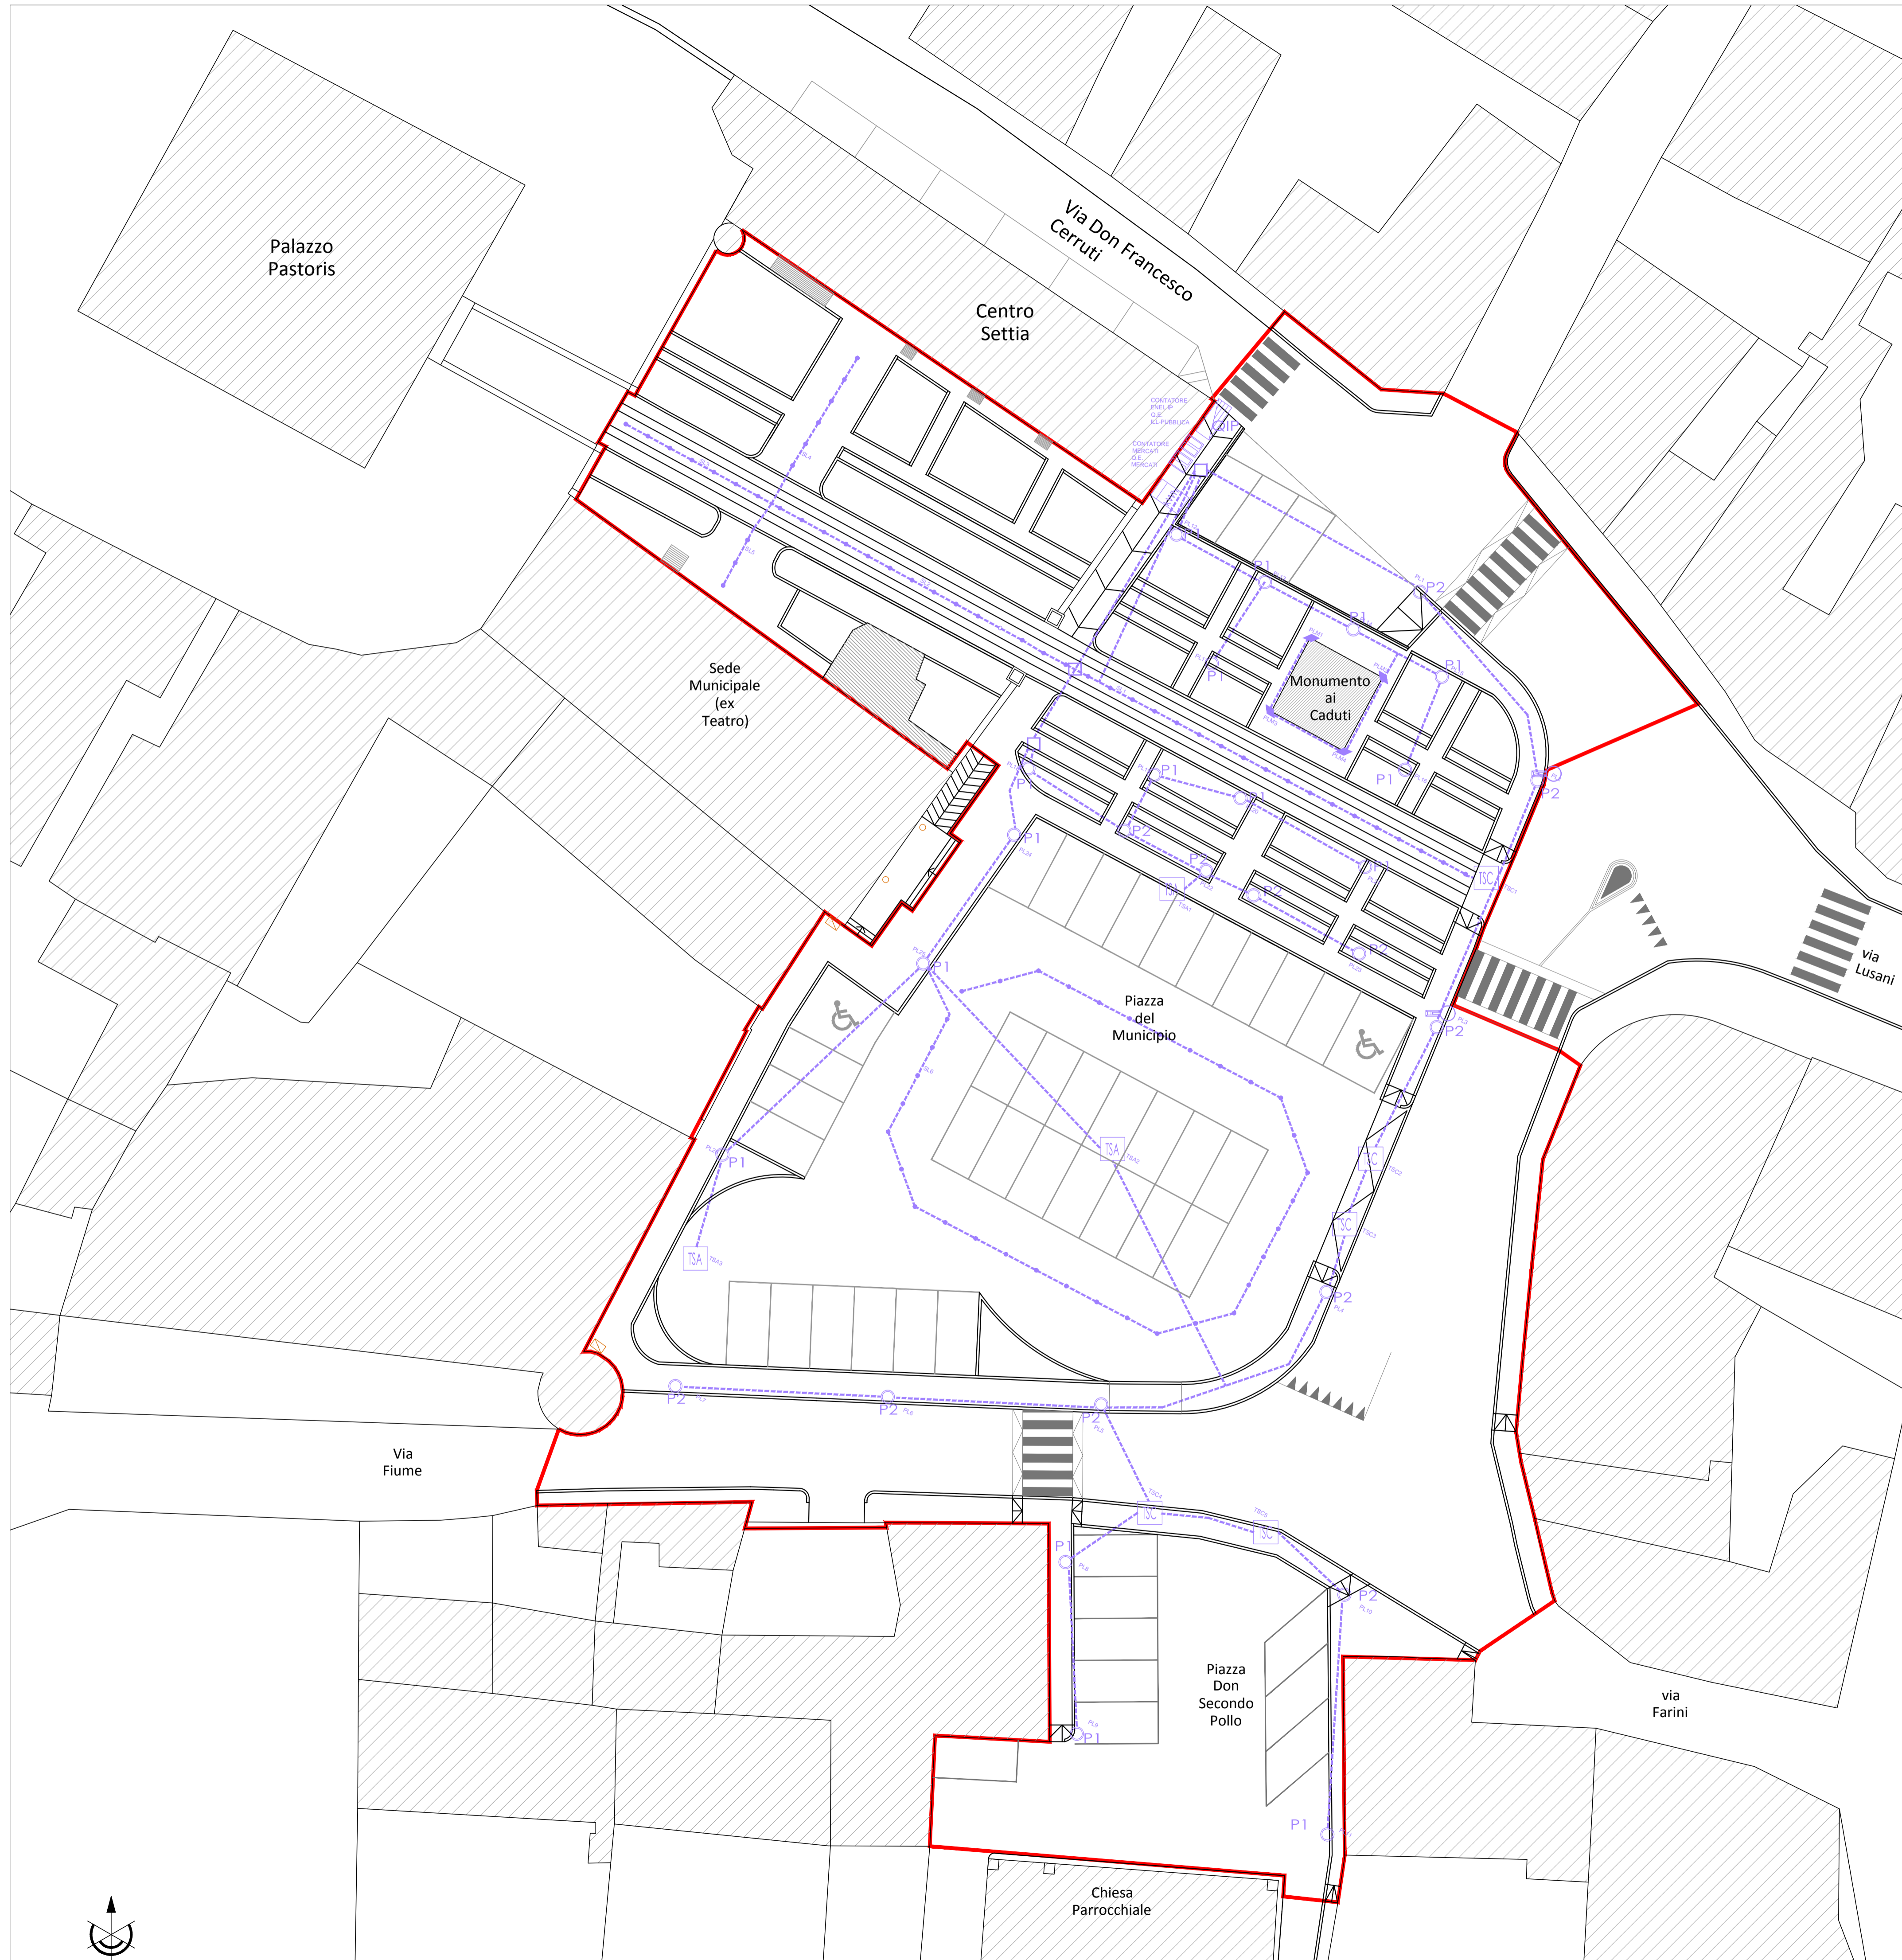

LEGENDA IMPIANTO ELETTRICO - PROGETTO

- Nuovo quadro elettrico di alimentazione dell'illuminazione pubblica
- Cassetta distribuzione enel esistente
- POLO per illuminazione artificiale di spazi pubblici aperti composto da un punto luce posizionato a 4 m dal piano di posa
- POLO per illuminazione artificiale di spazi pubblici aperti composto da doppio punto luce posizionato a 4 m e a 6 m dal piano di posa
- Dissuasore carrabile a scomparsa
- Faretto incassato per esterni in progetto
- Torretta a scomparsa per ambulantisti
- Pozzetto 50cmx50cm
- Faretto illuminazione monumento esistente
- Telecamera sorveglianza esistente da riposizionare
- Nuovo quadro elettrico di alimentazione della rete di alimentazione dei banchi ambulanti mercatali

LEGENDA IMPIANTO ELETTRICO - RILIEVO DA MANTENERE

- Cassetta distribuzione enel
- Faretto incassato per esterni esistente

PROVINCIA DI VERCELLI

COMUNE DI SALUGGIA

**COMUNE di SALUGGIA**  
Piazza Municipio, 15-16-17 - 13040 Saluggia (VC)

RESPONSABILE UNICO DEL PROCEDIMENTO  
TECNICO LAVORI PUBBLICI E MANUTENZIONE  
Geom. OMBRETTA PEROLIO

IL SINDACO  
Firmino BARBERIS

---

**RIVALUTAZIONE DI PIAZZA DEL MUNICIPIO, PIAZZA DON SECONDO POLLO E VIE CIRCOSTANTI**

**PROGETTO DEFINITIVO**  
(art. 23 del D.lgs. 50/2016)

Edizione: LUGLIO 2019

Categoria: <b>STRADE</b>		Commissa: <b>L19.378</b>	
Oggetto: <b>STATO DI PROGETTO: IMPIANTO ELETTRICO ED ILLUMINAZIONE PUBBLICA</b>		Fase: <b>DE</b>	
File: L19.374.DE.SD.003.01.dwg	Scala: 1:200	SD.003	
Redatto: F.G.	Verificato: V.L.	Approvato: E.R.	Foglio: <b>02/03</b> Revisione: <b>01</b>

Revisori:

n°	Descrizione:
01	Emissione
02	

**IL PROGETTISTA:**

**ERREstudio** S.r.l.  
Società di Ingegneria

Via Sant'Ubaldo, 28 - 15121 Alessandria (AL) - Italy  
Tel. +39 0131 762108 - Fax +39 0131 762109  
e-mail: segreteria@errestudio.it - Piac: erre-studio-srl@pec.it  
Web: www.errestudio.it  
C.F./P.IVA: 02429800089 / REA: AL - 265147

TIMBRO e FIRMA

ERRE STUDIO S.r.l. Società di Ingegneria si riserva la proprietà di questo disegno. ANNULLA TUTTE LE COPIE NON AUTENTICHE. LA RIPRODUZIONE TOTALE O PARZIALE È VIETATA SENZA IL CONSENSO PRELIMINARE DEL PROGETTISTA.

