


PLANIMETRIA GENERALE  
scala 1:200

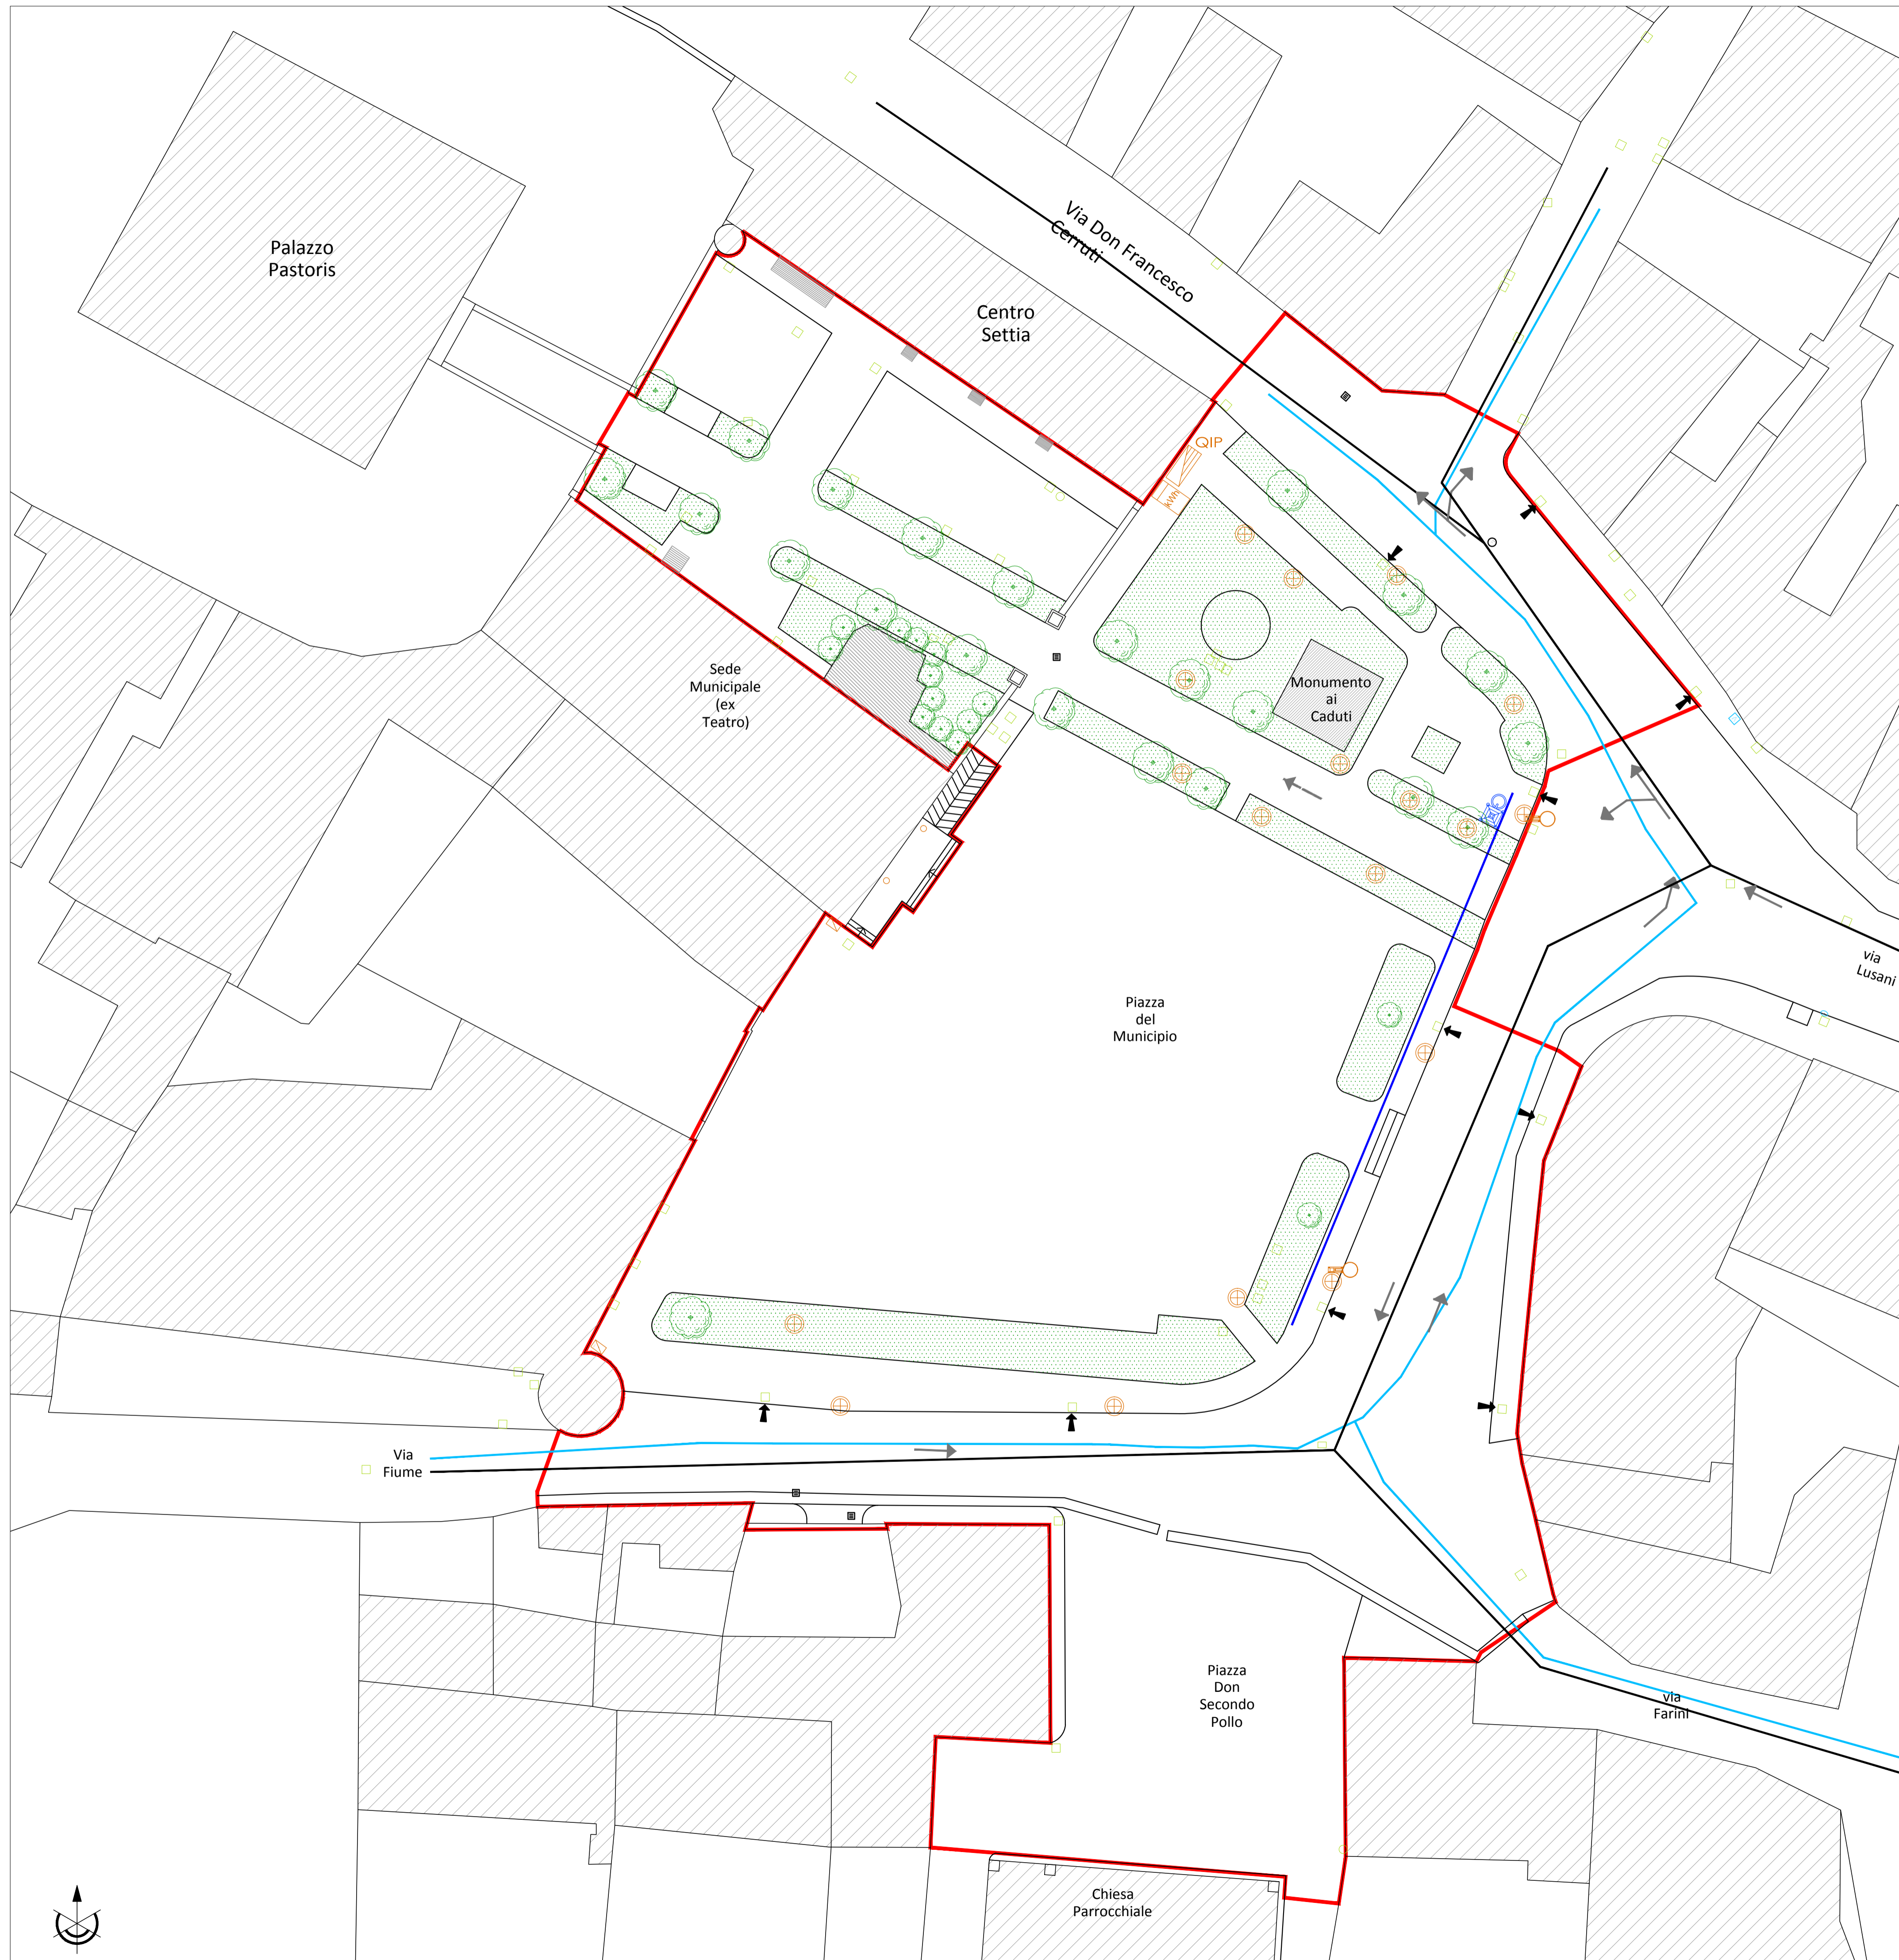

LEGENDA SOTTOSERVIZI - RILIEVO

- Rete fognaria esistente
- Caditoia sotto marciapiede
- Chiusino fognatura
- Caditoia
- Chiusino generico
- Linea fibra ottica esistente
- Rete idrica esistente
- Chiusino acquedotto
- Perimetro area oggetto d'intervento
- Griglia
- Chiusino Telecom
- Cassetta distribuzione Telecom
- Fontanella esistente

LEGENDA IMPIANTO ELETTRICO - RILIEVO

- Palo illuminazione esistente
- Cassetta distribuzione enel
- Faretto incassato per esterni esistente
- Telecamera sorveglianza
- Quadro elettrico esistente

PROVINCIA DI VERCELLI



COMUNE DI SALUGGIA



**COMUNE di SALUGGIA**

Piazza Municipio, 15-16-17 - 13040 Saluggia (VC)

RESPONSABILE UNICO DEL PROCEDIMENTO  
TECNICO LAVORI PUBBLICI E MANUTENZIONE  
Geom. OMBRETTA PEROLIO

IL SINDACO  
Firmino BARBERIS

**RIVALUTAZIONE DI PIAZZA DEL MUNICIPIO, PIAZZA DON SECONDO POLLO E VIE CIRCOSTANTI**

**PROGETTO DEFINITIVO**

(art. 23 del D.lgs. 50/2016)

Edizione: LUGLIO 2019

|            |                                                     |             |                |
|------------|-----------------------------------------------------|-------------|----------------|
| Categoria: | <b>STRADE</b>                                       | Commissa:   | <b>L19.378</b> |
| Oggetto:   | <b>STATO DI FATTO:<br/>PLANIMETRIA SOTTOSERVIZI</b> | Fase:       | <b>DE</b>      |
| File:      | L19.374.DE.SD.002.01.dwg                            | Scala:      | 1:200          |
| Redatto:   | F.G.                                                | Verificato: | V.L.           |
| Approvato: | E.R.                                                | Foglio:     | <b>02/02</b>   |
| Revisione: |                                                     | Revisione:  | <b>01</b>      |

|           |    |              |
|-----------|----|--------------|
| Revisori: | n° | Descrizione: |
|           | 01 | Emissione    |
|           | 02 |              |

**IL PROGETTISTA:**

**ERREstudio** s.r.l.  
Società di Ingegneria

Via Sant'Ubaldo, 28 - 15121 Alessandria (AL) - Italy  
Tel. +39 0131 752108 - Fax +39 0131 752109  
e-mail: segreteria@erre-studio.it - Pec: erre-studio-srl@pec.it  
Web: www.erre-studio.it  
C.F./P.IVA: 02429800099 / REA: AL - 255147

TIMBRO e FIRMA

ERRE STUDIO s.r.l. - Società di Ingegneria e Ricerca - in possesso di licenza di esercizio in materia di ingegneria e architettura, iscritta al Registro delle Imprese di Alessandria (AL) n. 02429800099.
 LA RIPRODUZIONE TOTALE O PARZIALE CON QUALSIASI MEZZO ELETTRONICO O MECCANICO È STRETTAMENTE VIETATA.

