


PLANIMETRIA GENERALE
scala 1:200

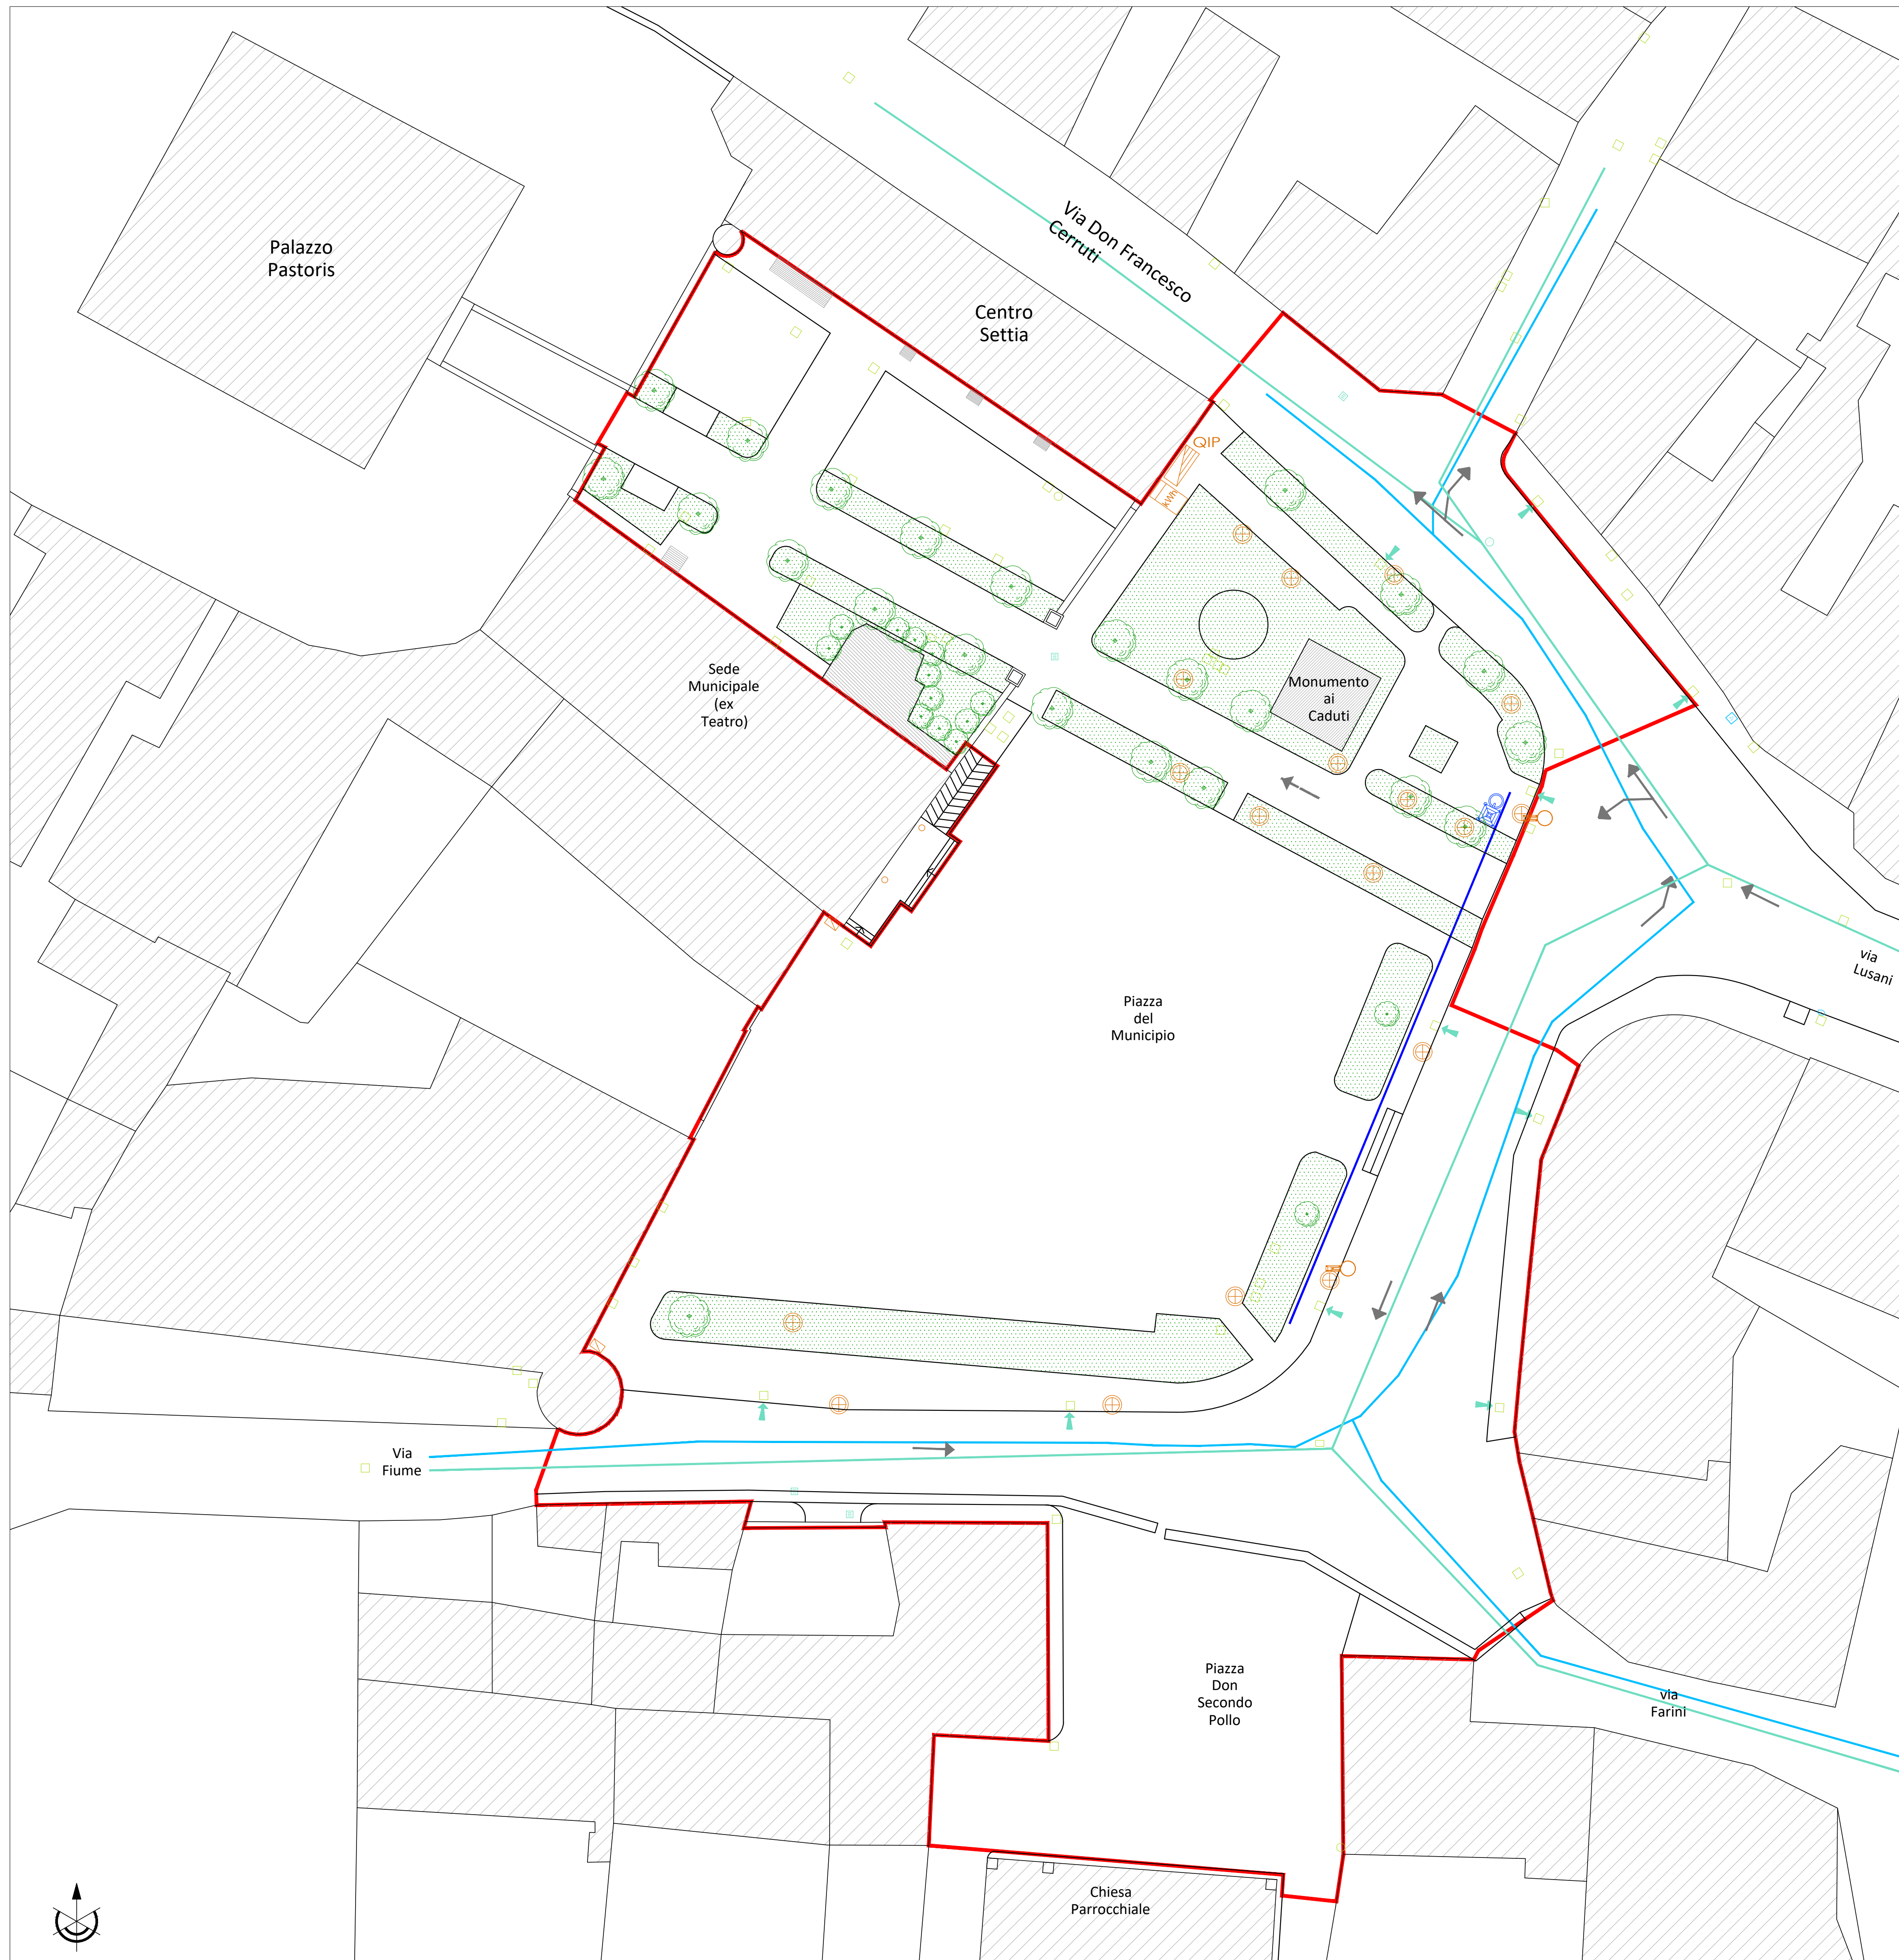

LEGENDA SOTTOSERVIZI - RILIEVO

- Rete fognaria esistente
- Caditoia sotto marciapiede
- Chiusino fognatura
- Caditoia
- Chiusino generico
- Linea fibra ottica esistente
- Rete idrica esistente
- Chiusino acquedotto
- Perimetro area oggetto d'intervento
- Griglia
- Chiusino Telecom
- Cassetta distribuzione Telecom
- Fontanella esistente

LEGENDA IMPIANTO ELETTRICO - RILIEVO

- Palo illuminazione esistente
- Cassetta distribuzione enel
- Faretto incassato per esterni esistente
- Telecamera sorveglianza
- Quadro elettrico esistente

PROVINCIA DI VERCELLI

COMUNE DI SALUGGIA



COMUNE di SALUGGIA

Piazza Municipio, 15-16-17 - 13040 Saluggia (VC)

RESPONSABILE UNICO DEL PROCEDIMENTO
TECNICO LAVORI PUBBLICI e MANUTENZIONE
Geom. OMBRETTA PEROLIO

IL SINDACO
Firmino BARBERIS

RIQUALIFICAZIONE DI PIAZZA DEL MUNICIPIO, PIAZZA DON SECONDO POLLO E VIE CIRCOSTANTI

PROGETTO ESECUTIVO

(art. 23 del D.lgs. 50/2016)

Edizione: SETTEMBRE 2019

Categoria: STRADE		Commissa: L19.378	
Oggetto: STATO DI FATTO: PLANIMETRIA SOTTOSERVIZI		Fase: ES	
File: L19.374.ES.SD.002.01.dwg	Scala: 1:200	SD.002	
Redatto: F.G.	Verificato: V.L.	Approvato: E.R.	Foglio: 02/02 Revisione: 01

Revisioni:	n°	Descrizione:
01		Emissione
02		

IL PROGETTISTA:

ERREstudio s.r.l.
Società di Ingegneria

Via Sarti Libano, 28 - 15121 Alessandria (AL) - Italy
Tel. +39 0131 752108 - Fax +39 0131 752109
e-mail: segreteria@erre-studio.it - P.ec: erre-studio-ef@pec.it
Web: www.erre-studio.it
C.F./P.IVA: 0242880069 / REA: AL - 255147

TIMBRO e FIRMA



ERRE STUDIO s.r.l. Società di Ingegneria e Servizi. I servizi e i rapporti di lavoro sono a norma della legge n. 462 del 19/9/1997. LA RIPRODUZIONE TOTALE O PARZIALE O L'TRASFERIMENTO A TERZI SONO CONSENTITI SOLO PER LA AUTORIZZAZIONE ESISTENTE.