


PLANIMETRIA GENERALE
scala 1:200

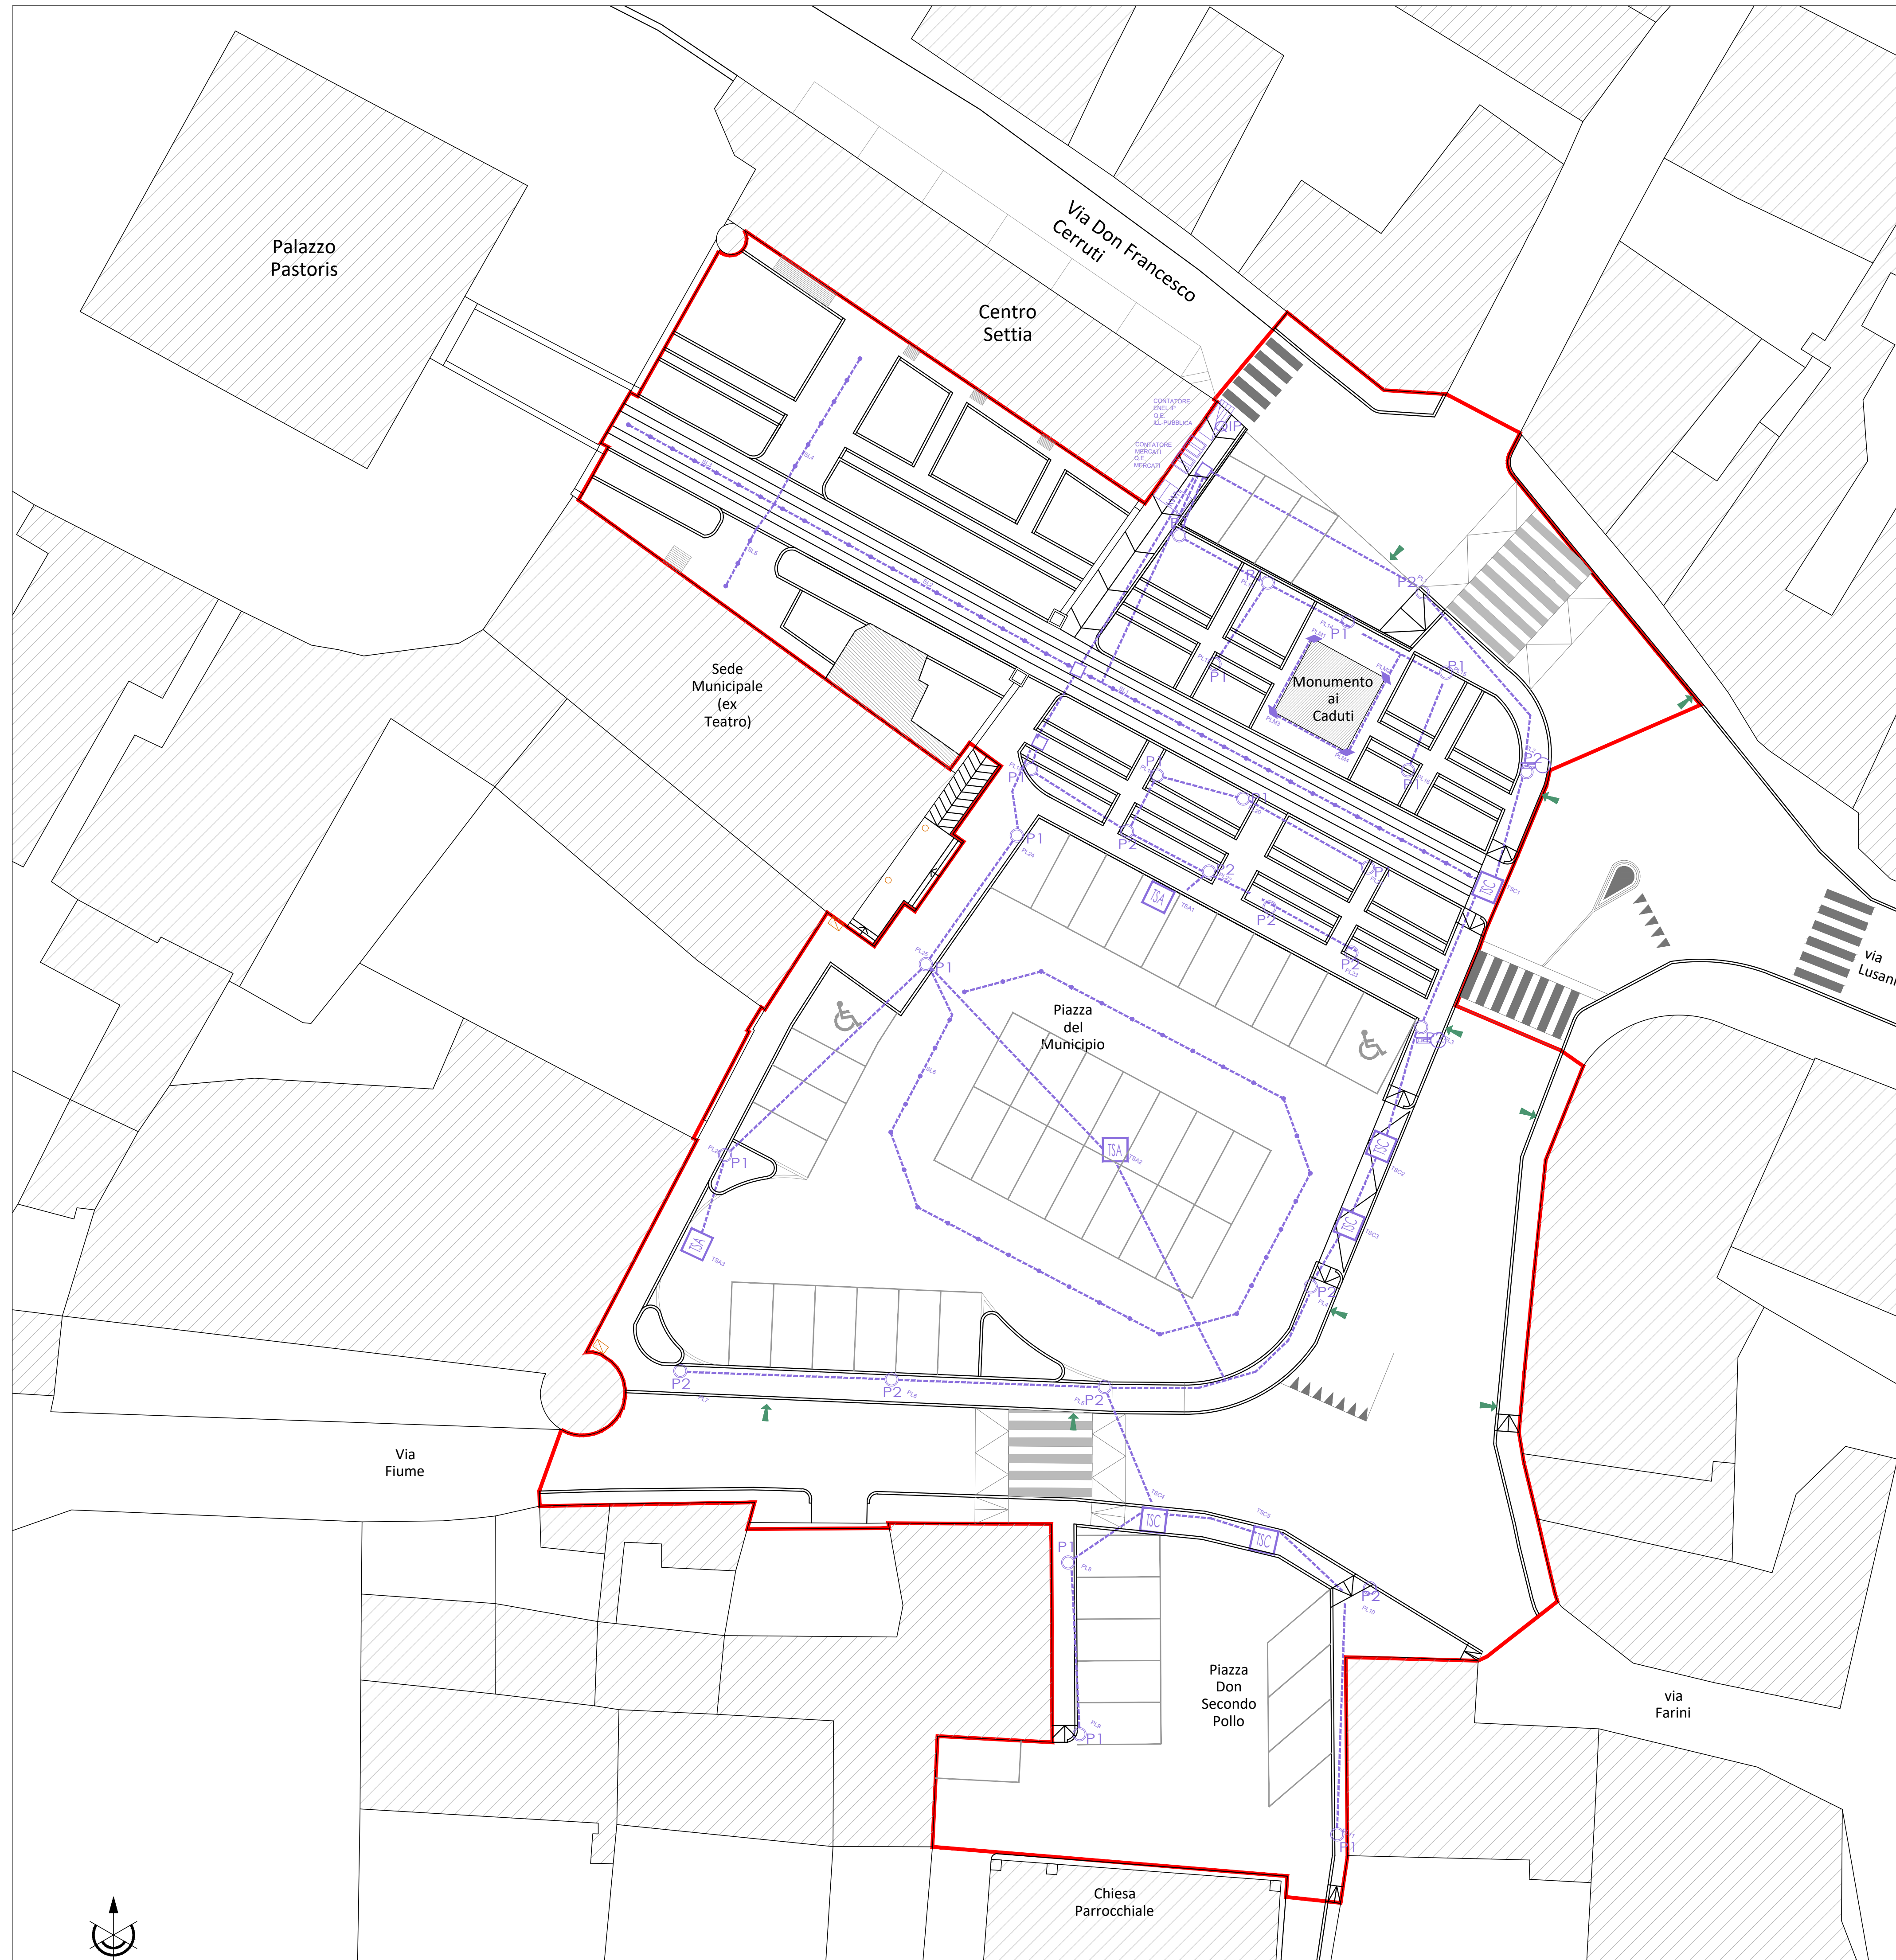

- LEGENDA IMPIANTO ELETTRICO - PROGETTO**
- Nuovo quadro elettrico di alimentazione dell'illuminazione pubblica
 - Cassetta distribuzione enel esistente
 - Polo per illuminazione artificiale di spazi pubblici aperti composto da un punto luce posizionato a 4 m dal piano di posa
 - Polo per illuminazione artificiale di spazi pubblici aperti composto da doppio punto luce posizionato a 6 m dal piano di posa
 - Dissuasore carrabile a scomparsa
 - Faretto incassato per esterni in progetto
 - Torretta a scomparsa per ambulanti
 - Pozzetto 50cmx50cm
 - Faretto illuminazione monumento esistente
 - Telecamera sorveglianza esistente da riposizionare
 - Nuovo quadro elettrico di alimentazione della rete di alimentazione dei banchi ambulanti mercatali

- LEGENDA IMPIANTO ELETTRICO - RILIEVO DA MANTENERE**
- Cassetta distribuzione enel
 - Faretto incassato per esterni esistente

Perimetro area oggetto d'intervento

NB Si specifica che a seguito dell'esecuzione, l'impresa appaltante dovrà provvedere a fornire documentazione progettuale con gli elementi elettrici posati in opera.

PROVINCIA DI VERCELLI COMUNE DI SALUGGIA




COMUNE di SALUGGIA
Piazza Municipio, 15-16-17 - 13040 Saluggia (VC)

RESPONSABILE UNICO DEL PROCEDIMENTO
TECNICO LAVORI PUBBLICI E MANUTENZIONE
Geom. OMBRETTA PEROLIO

IL SINDACO
Firmino BARBERIS

RIQUALIFICAZIONE DI PIAZZA DEL MUNICIPIO, PIAZZA DON SECONDO POLLO E VIE CIRCOSTANTI

PROGETTO ESECUTIVO
(art. 23 del D.lgs. 50/2016)

Edizione: SETTEMBRE 2019

Categoria: STRADE		Commissa: L19.378	
Oggetto: STATO DI PROGETTO: IMPIANTO ELETTRICO ED ILLUMINAZIONE PUBBLICA		Fase: ES	
File: L19.374.ES.SD.003.02.dwg	Scala: 1:200	SD.003	
Redatto: F.G.	Verificato: V.L.	Approvato: E.R.	Foglio: 02/03 Revisione: 02

Revisioni:	n°	Descrizione:
01	Emissione	
02	Modifiche a seguito di osservazioni da parte dell'Amministrazione	

IL PROGETTISTA:
ERREstudio
Società di Ingegneria

Via Sant'Ubaldo, 28 - 15121 Alessandria (AL) - Italy
Tel. +39 0131 321018 - Fax +39 0131 321019
e-mail: segreteria@erre-studio.it - Pac. erre-studio-41@pec.it
Web: www.erre-studio.it
C.F./P.IVA: 02429800099 / REA: AL - 25147

TIMBRO e FIRMA

VERBA STUDIO S.p.A. - Società di Ingegneria e Progettazione - Progettista in Carico: OMBRETTA PEROLIO - Autografo del progettista: OMBRETTA PEROLIO
 LA RIPRODUZIONE TOTALE O PARZIALE O IL TRASFERIMENTO, REPERIMENTI, ALTRI USI NON CONSENTITI SOTTO PENSA AUTORIZZAZIONE ESISTITA.

